


BIURO USŁUG  
GEODEZYJNYCH I KARTOGRAFICZNYCH  
mgr inż. Dariusz Czura  
05-300 Mińsk Mazowiecki ul. Konstytucji 3-mego Maja 2/3  
NIP 8221021482 REGON 710374194


GEODETA UPRAWNIENY  
Nr upr. 10392

mgr inż. Dariusz Czura

Zastrzegam się, że na obszarze objętym aktualizacją może występować dodatkowe uzbrojenie podziemne, które nie zostało zgłoszone do Inwestycji geodezyjnej.  
Treść mapy w obszarze oznaczonym kolorem zielonym w zakresie granic działek ewidencyjnych, konturów użytków gruntowych i konturów klas glebowych jest zgodna z treścią mapy ewidencyjnej.  
Mapa aktualna na dzień: 05.05.2016  
w zakresie oznaczonym kolorem zielonym.  
Mapa zgodna z Rozporządzeniem Ministra Spraw Wewnętrznych i Administracji z dnia 9.11.2011 r.  
Nie nadaje się do projektowania budynków w odległości 4,0 m lub mniejszej od granicy nieruchomości.  
Służebności gruntowe ujawnione w KW nie badano

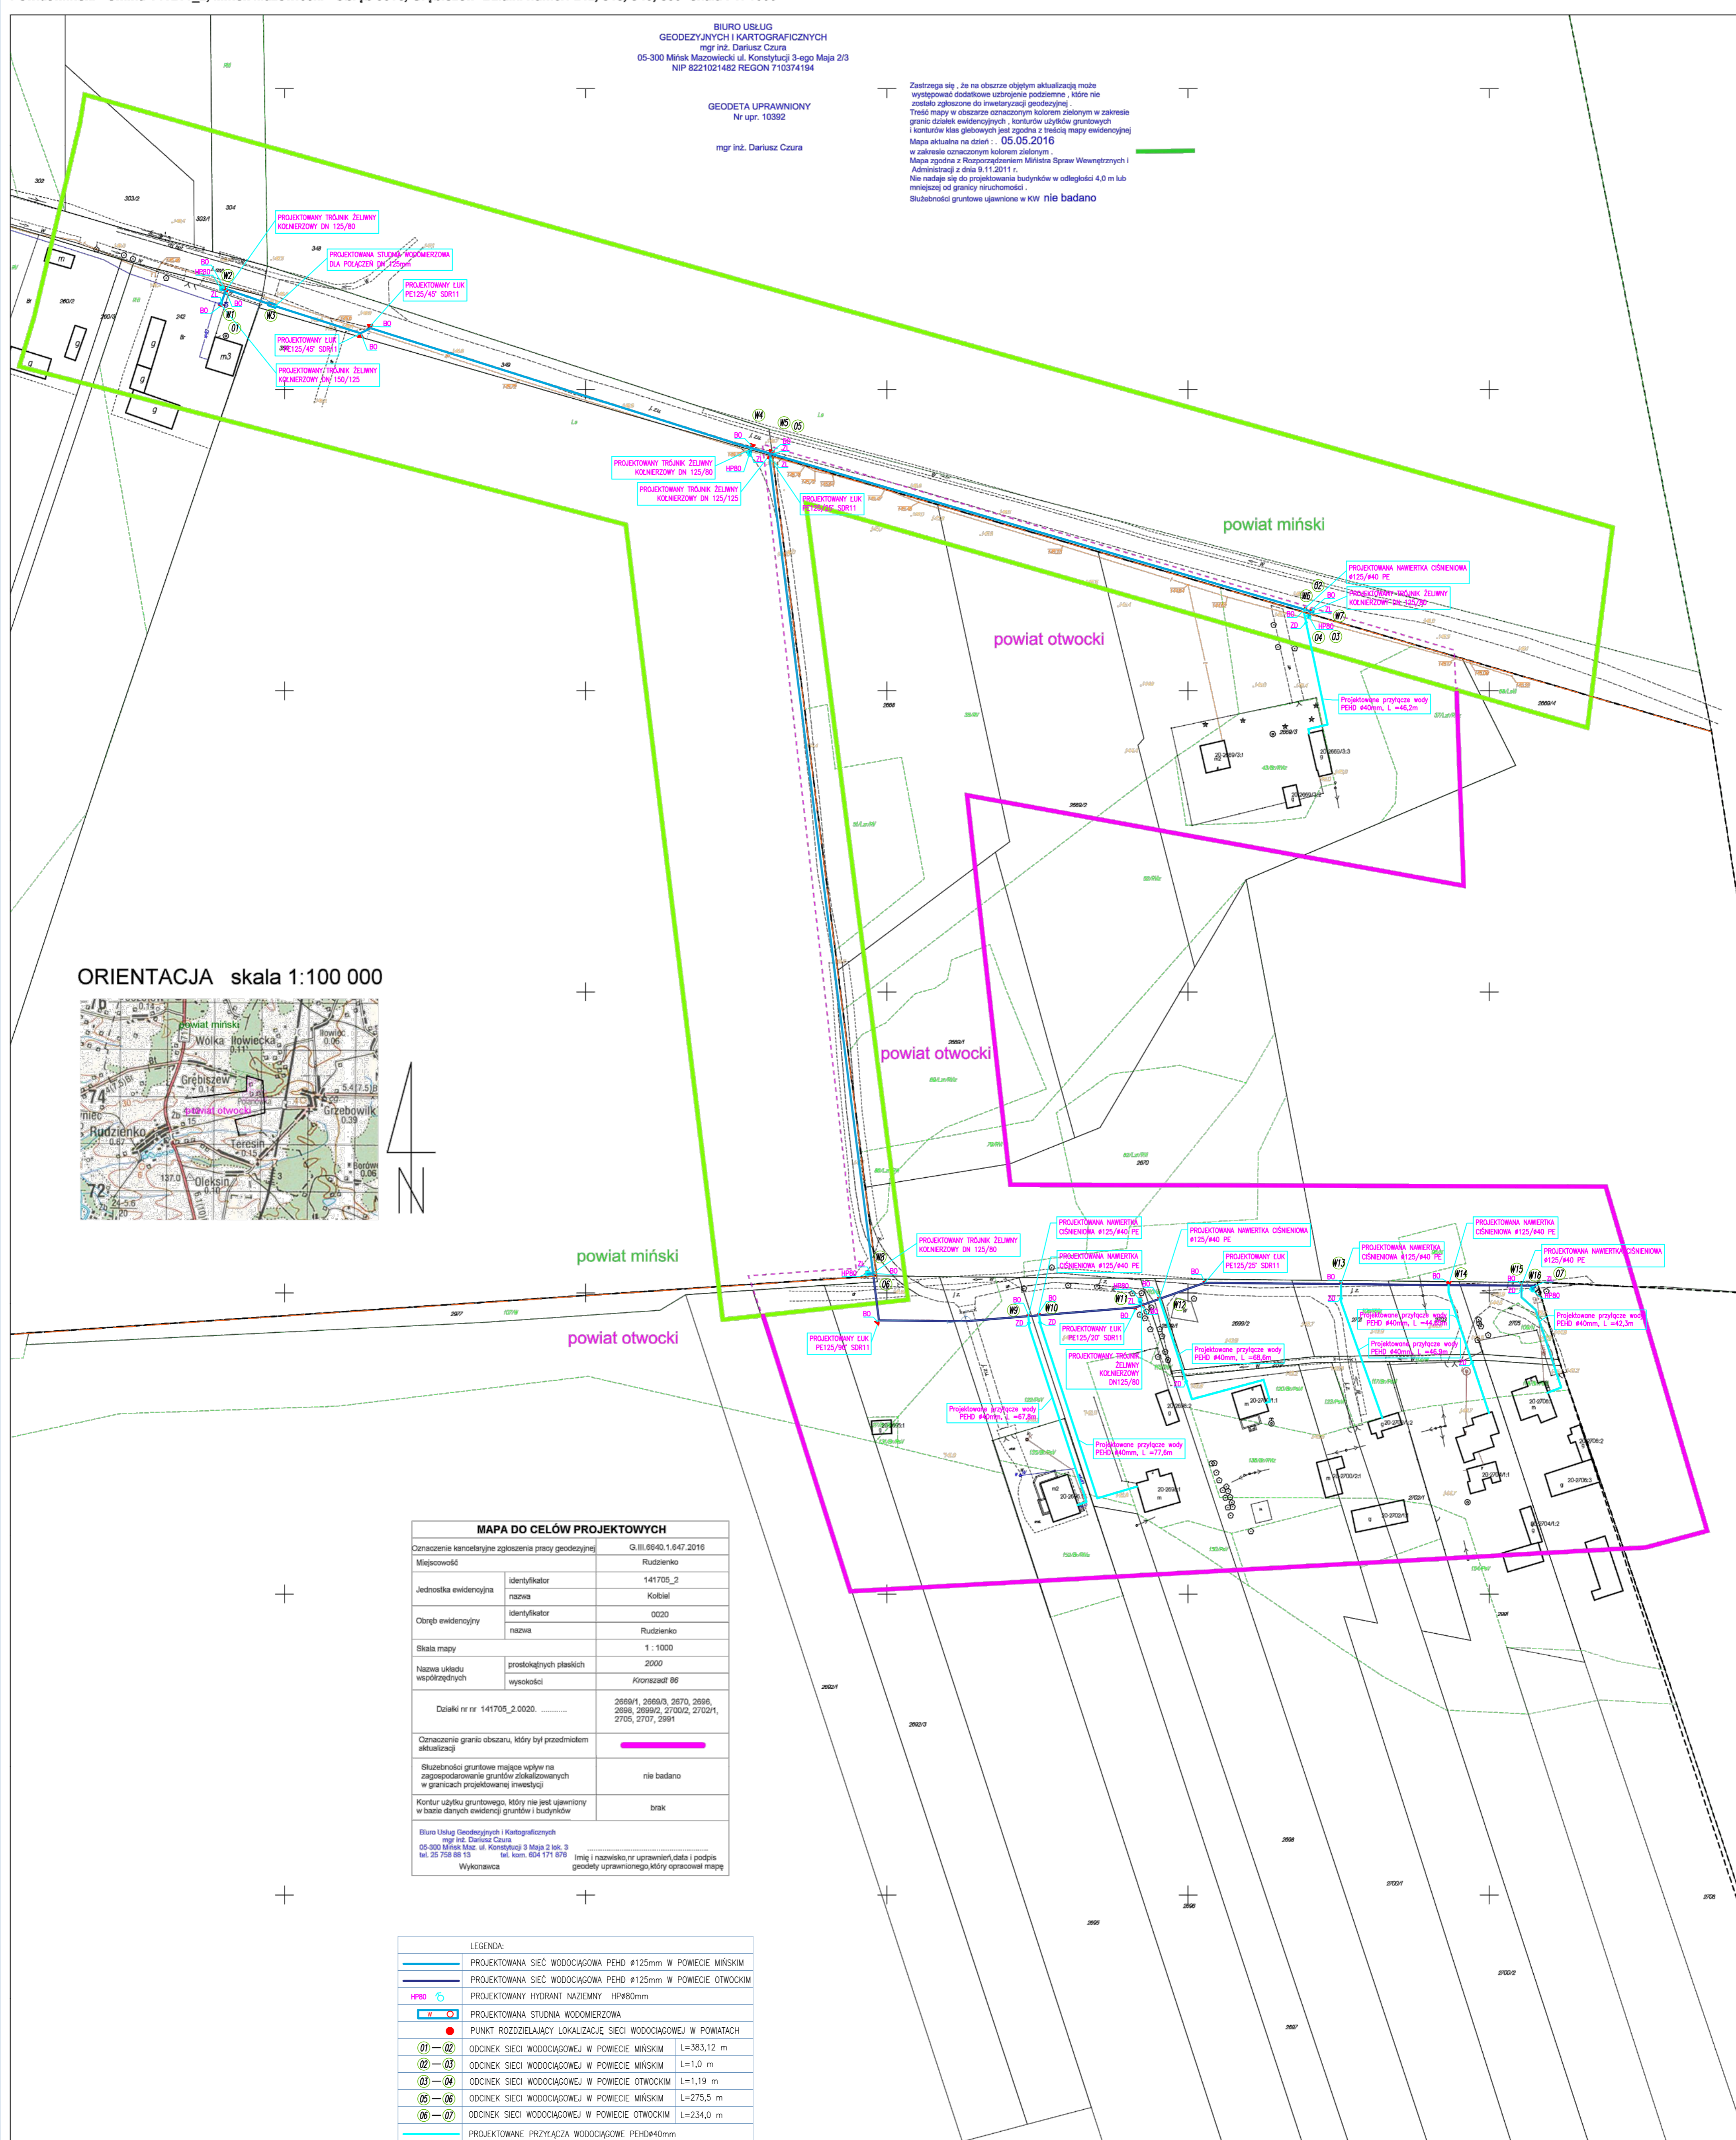

ORIENTACJA skala 1:100 000

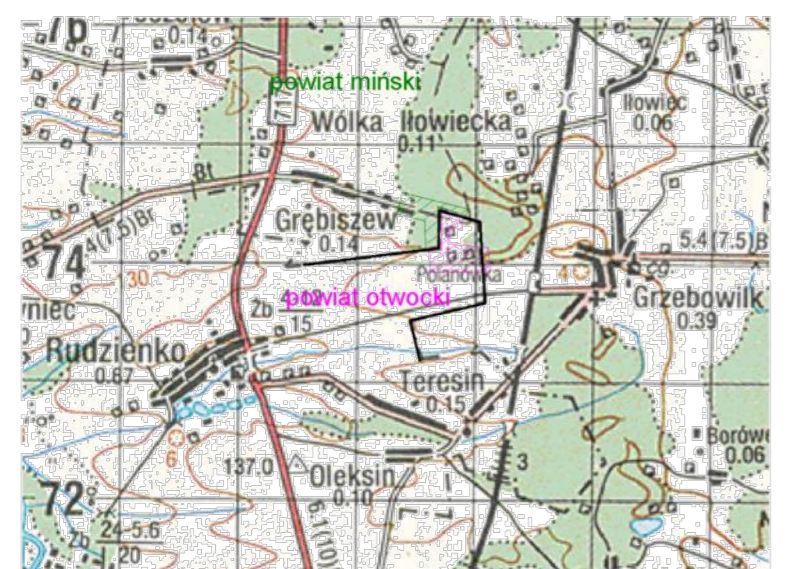

MAPA DO CELÓW PROJEKTOWYCH	
Oznaczenie kancelaryjne zgłoszenia pracy geodezyjnej	GL.III.6640.1.647.2016
Miejscowość	Rudzienko
Działki nr nr 141705_2.0020	2669/1, 2669/3, 2670, 2696, 2698, 2699/2, 2700/2, 2702/1, 2705, 2707, 2991
Jednostka ewidencyjna	identyfikator: 141705_2 nazwa: Kolbiel
Obszar ewidencyjny	identyfikator: 0020 nazwa: Rudzienko
Skala mapy	1 : 1000
Nazwa układu współrzędnych	prostokątnych płaskich wysokości: Krómszcz 86
Oznaczenie granic obszaru, który był przedmiotem aktualizacji	
Służebności gruntowe mające wpływ na zagospodarowanie gruntów zlokalizowanych w granicach projektowanej inwestycji	nie badano
Kontury użytku gruntowego, który nie jest ujawniony w bazie danych ewidencyjnej gruntów i budynków	brak
Wykonawca	Biuro Usług Geodezyjnych i Kartograficznych mgr inż. Dariusz Czura 05-300 Mińsk Maz. ul. Konstytucji 3 Maja 2 lok. 3 tel. 25 758 88 13 tel. kom. 604 171 878
Imię i nazwisko, nr uprawnień, data i podpis geodety uprawnionego, który opracował mapę	

LEGENDA:	
	PROJEKTOWANA SIĘĆ WODOCIĄGOWA PEHD #125mm W POWIECIE MIŃSKIM
	PROJEKTOWANA SIĘĆ WODOCIĄGOWA PEHD #125mm W POWIECIE OTWOCKIM
	PROJEKTOWANY HYDRANT NAZIEMNY HP#80mm
	PROJEKTOWANA STUJNIA WODOMERZOWA
	PUNKT ROZDZIELAJĄCY LOKALIZACJE SIĘCI WODOCIĄGOWEJ W POWIATACH
	ODCINEK SIĘCI WODOCIĄGOWEJ W POWIECIE MIŃSKIM L=383,12 m
	ODCINEK SIĘCI WODOCIĄGOWEJ W POWIECIE MIŃSKIM L=1,0 m
	ODCINEK SIĘCI WODOCIĄGOWEJ W POWIECIE OTWOCKIM L=1,19 m
	ODCINEK SIĘCI WODOCIĄGOWEJ W POWIECIE MIŃSKIM L=275,5 m
	ODCINEK SIĘCI WODOCIĄGOWEJ W POWIECIE OTWOCKIM L=234,0 m
	PROJEKTOWANE PRZYŁĄCZA WODOCIĄGOWE PEHD#40mm
	PUNKTY CHARAKTERYSTYCZNE DLA SIĘCI WODOCIĄGOWEJ
	BLOK OPOROWY
	ZASUWA LINIOWA
	ZASUWA DOMOWA
	GRANICA POWIATÓW

**ISAK** Inżynierski Zakład Projektowy i Geodezyjny  
05-300 Mińsk Mazowiecki, ul. Piłsudskiego 83 lok. 1  
tel. 25 758 88 200

INWESTOR: ADAM BUDYTA WÓJT GMINY KOLBIEL  
ul. SZKOŁNA 1  
05-340 KOLBIEL

ADRES INWESTYCJI: DZIAŁKI O NR: 2669/3, 2670, 2696, 2698, 2699/2, 2700/2, 2702/1, 2705, 2707, 2991  
MIEJSCOWOŚĆ: RUDZIENKO GMINA KOLBIEL

NAZWA PROJEKTU: SIĘĆ WODOCIĄGOWA  
NADANIE PRZEZ: PLAN SYTUACYJNY  
SKALA: 1:1000 DATA: CZERWIEC 2016

ZESPÓŁ AUTORSKI: **proj**  
mgr inż. **Anna Kolodziejka**  
MAZ/0064/POOS/12

SANITARNA BUDOWLANA 00 01